


PŮDORYS - NOVÝ STAV

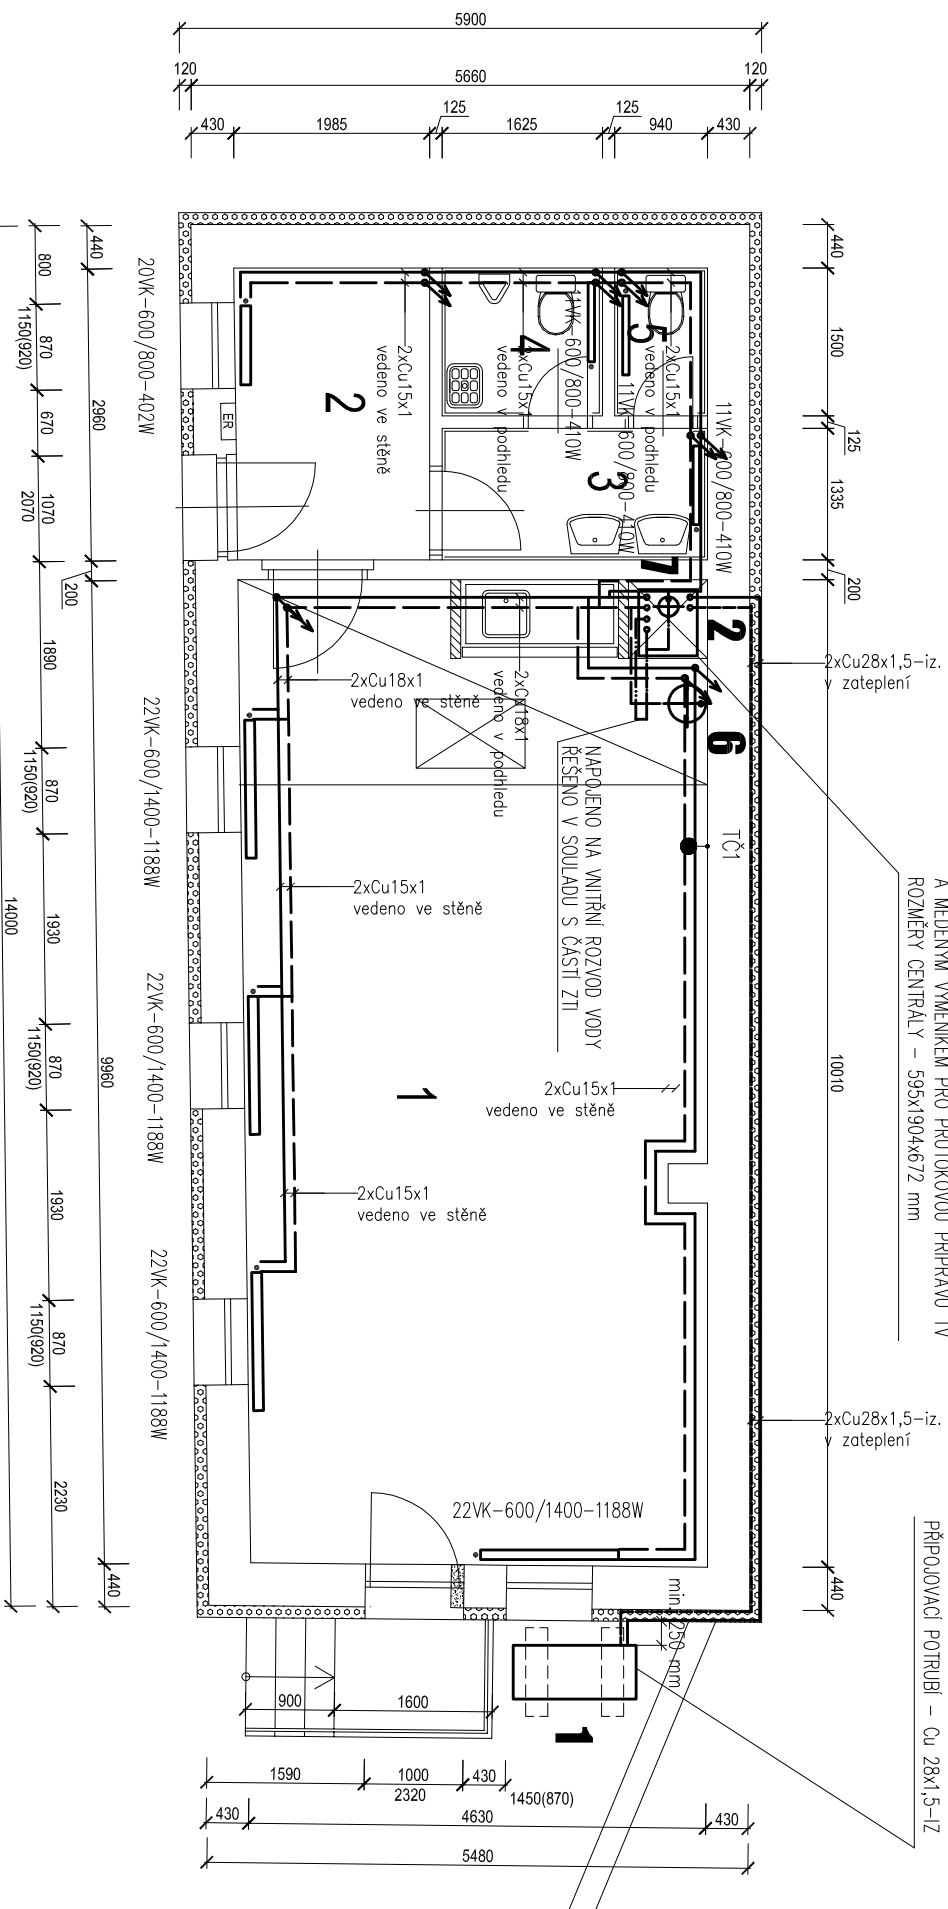

VNITŘNÍ TEPelná CENTRÁLA
S INTEGROVANOU AKU NADRŽÍ O MIN. OBJEMU 220 l
A MĚDĚNÝM VYMĚNÍKEM PRO PRŮTOKOVOU PŘÍPRAVU TV
ROZMĚRY CENTRÁLY – 595x190x4672 mm

TEPELNÉ ČERPADLO VZDUCH-VODA
MIN. VKKON PŘI A2/W35-6kW
OSAZENO NA VLASTNÍCH ZAKLADĚCH
PŘÍPOJOVACÍ POTRUBÍ – Cu 28x1,5-1Z

TABULKA MÍSTNOSTI

OZN.	NÁZEV MÍSTNOSTI	PLOCHA (m ²)	PODLAHA	SVÝŠKA (mm)	POZNÁMKA
1	HERNÍ MÍSTNOST	46,73	PVC	2500	
2	VSTUP	5,82	KERAMICKÁ DLAŽBA	2500	
3	WC - PŘEDSÍŇ	3,60	KERAMICKÁ DLAŽBA	2500	KERAM. OBKLAD
4	WC - MUŽI	2,44	KERAMICKÁ DLAŽBA	2500	KERAM. OBKLAD v.a. 2000mm
5	WC - ŽENY	1,41	KERAMICKÁ DLAŽBA	2500	KERAM. OBKLAD v.a. 2000mm
6	PŮDNÍ PROSTOR	20,71	PRKĚNNÁ PODLAHA		

LEGENDA ZNAČENÍ

- PŘÍVODNÍ POTRUBÍ VYTÁPĚNÍ
- VRATNÉ POTRUBÍ VYTÁPĚNÍ
- POTRUBÍ STUDENÉ VODY
- POTRUBÍ CÍRKULAČNÍ VODY
- POTRUBÍ TĚPLÉ VODY

POPIS HL. PRVKŮ

1	TEPELNÉ ČERPADLO VZDUCH-VODA, MIN. VKKON PŘI A2/W35-6kW, MIN. COP PŘI A2/W35-3,75
2	VNITŘNÍ TEPelná CENTRÁLA, S INTEGROVANOU AKU NADRŽÍ O MIN. OBJEMU 220 l A MĚDĚNÝM VYMĚNÍKEM PRO PRŮTOKOVOU PŘÍPRAVU TV
3	SMĚŠOVACÍ VENTIL UT1 – SOUČÁSTI TEPelnÉ CENTRÁLY
4	OBĚHOVÉ ČERPADLO UT1 – SOUČÁSTI ČERPADLOVÉ SKUPINY
5	ČERPADLOVÁ SKUPINA UT1 – CSE OTS W
6	EXPANZNÍ NADRŽ UT – OBJEM 50 l
7	EXPANZNÍ NADRŽ TV – OBJEM 8 l

TČ1 – V MÍSTNOSTI Č.1 JE NA STĚNĚ OSAZENO TEPLIOTNÍ ČIDLO
– V UVEDENÉ MÍSTNOSTI BUDOU OTOPNÁ TĚLESA ZAJIŠTĚNA PROTI MOŽNĚMU UZAVŘENÍ

OTOPNÉ TĚLESO DESKOVÉ V PROVEDENÍ VENTIL KOMPAKT, MODEL RADIK VK

22VK-600/1400-1188W

VKKON (W)
DĚLKA (mm)
VÝŠKA (mm)
TYP TĚLESA

OTOPNÁ TĚLESA OPAŘENÁ TERMOSTATICKÝMI HLAVICEMI

PŘEDEPSANÉ ZKOUŠKY

- ZKOUŠKA ZABEZPEČOVACÍHO ZARÍZENÍ DLE ČSN 060830 (PV)
- ZKOUŠKA TĚSNOSTI DLE ČSN 060310 (TLAKOVÁ ZKOUŠKA)
- ZKOUŠKA DILATAČNÍ DLE ČSN 060310
- ZKOUŠKA PROVOZNÍ (ZKOUŠKA PŘED PŘEDÁNÍM)
- NENÍ-LI OZNAČENO JINAK, ODPOVÍDAJÍ DIMENZE ARMATURY DIMENZE POTRUBÍ NA KTERÉM JE INSTALOVÁNA

Tato dokumentace je důležitým vlastnickým firmou Regulius spol.s.r.o. a nesmí být bez souhlasu majitele poskytnuta stejně jako informace v ní obsažené dalším osobám

REKONSTRUKCE OBJEKTŮ KOLONRATY - OBJEKT K BYDLENÍ U BUDU 1, parc.č.:73 a OBJEKT U BUDU 2, parc.č.:4/1 - nové pobočky Domu dětí a mládeže Praha 10 - Domu UM, Pod Strašnickou vlnicí 23, 100 00 Praha 10 - Strašnice - Vršovice

HLAVNÍ PROJEKTANT
Ing.Patřík Boguňoj

Regulius spol. s r.o.
Do Koutů 1897/3, Praha, 143 00

tel. 241 764 506
fax. 241 773 296
e-mail:rbobchod@regulius.cz



INVESTOR	INŽENÝR	PROJEKTANT	PROJEKTANT	STUPEŇ	DATAUM
Dům dětí a mládeže Praha 10 – Dům UM Pod Strašnickou vlnicí 23, 100 00 Praha 10 – Strašnice – Vršovice	Ing. Helena Křižíková	Ing. Helena Křižíková	Ing. Helena Křižíková	DPS	06/2018
ČÁST DOKUMENTACE	D.1.4	TECHNIKA PROSTŘEDÍ STAVEB VZDUCHOTECHNIKA A VYTÁPĚNÍ, CHLAZENÍ	FORULAT	A3	měřítko 1:175
NÁZEV VYKRESU	VYTÁPĚNÍ - PŮDORYS 1NP	ARCHIVNÍ ČÍSLO ČÍSLO ZKÁDEKŮ	NP2018/53	ČÍSLO VYKRESU	D.1.4.1.b.2